



電気室詳細図

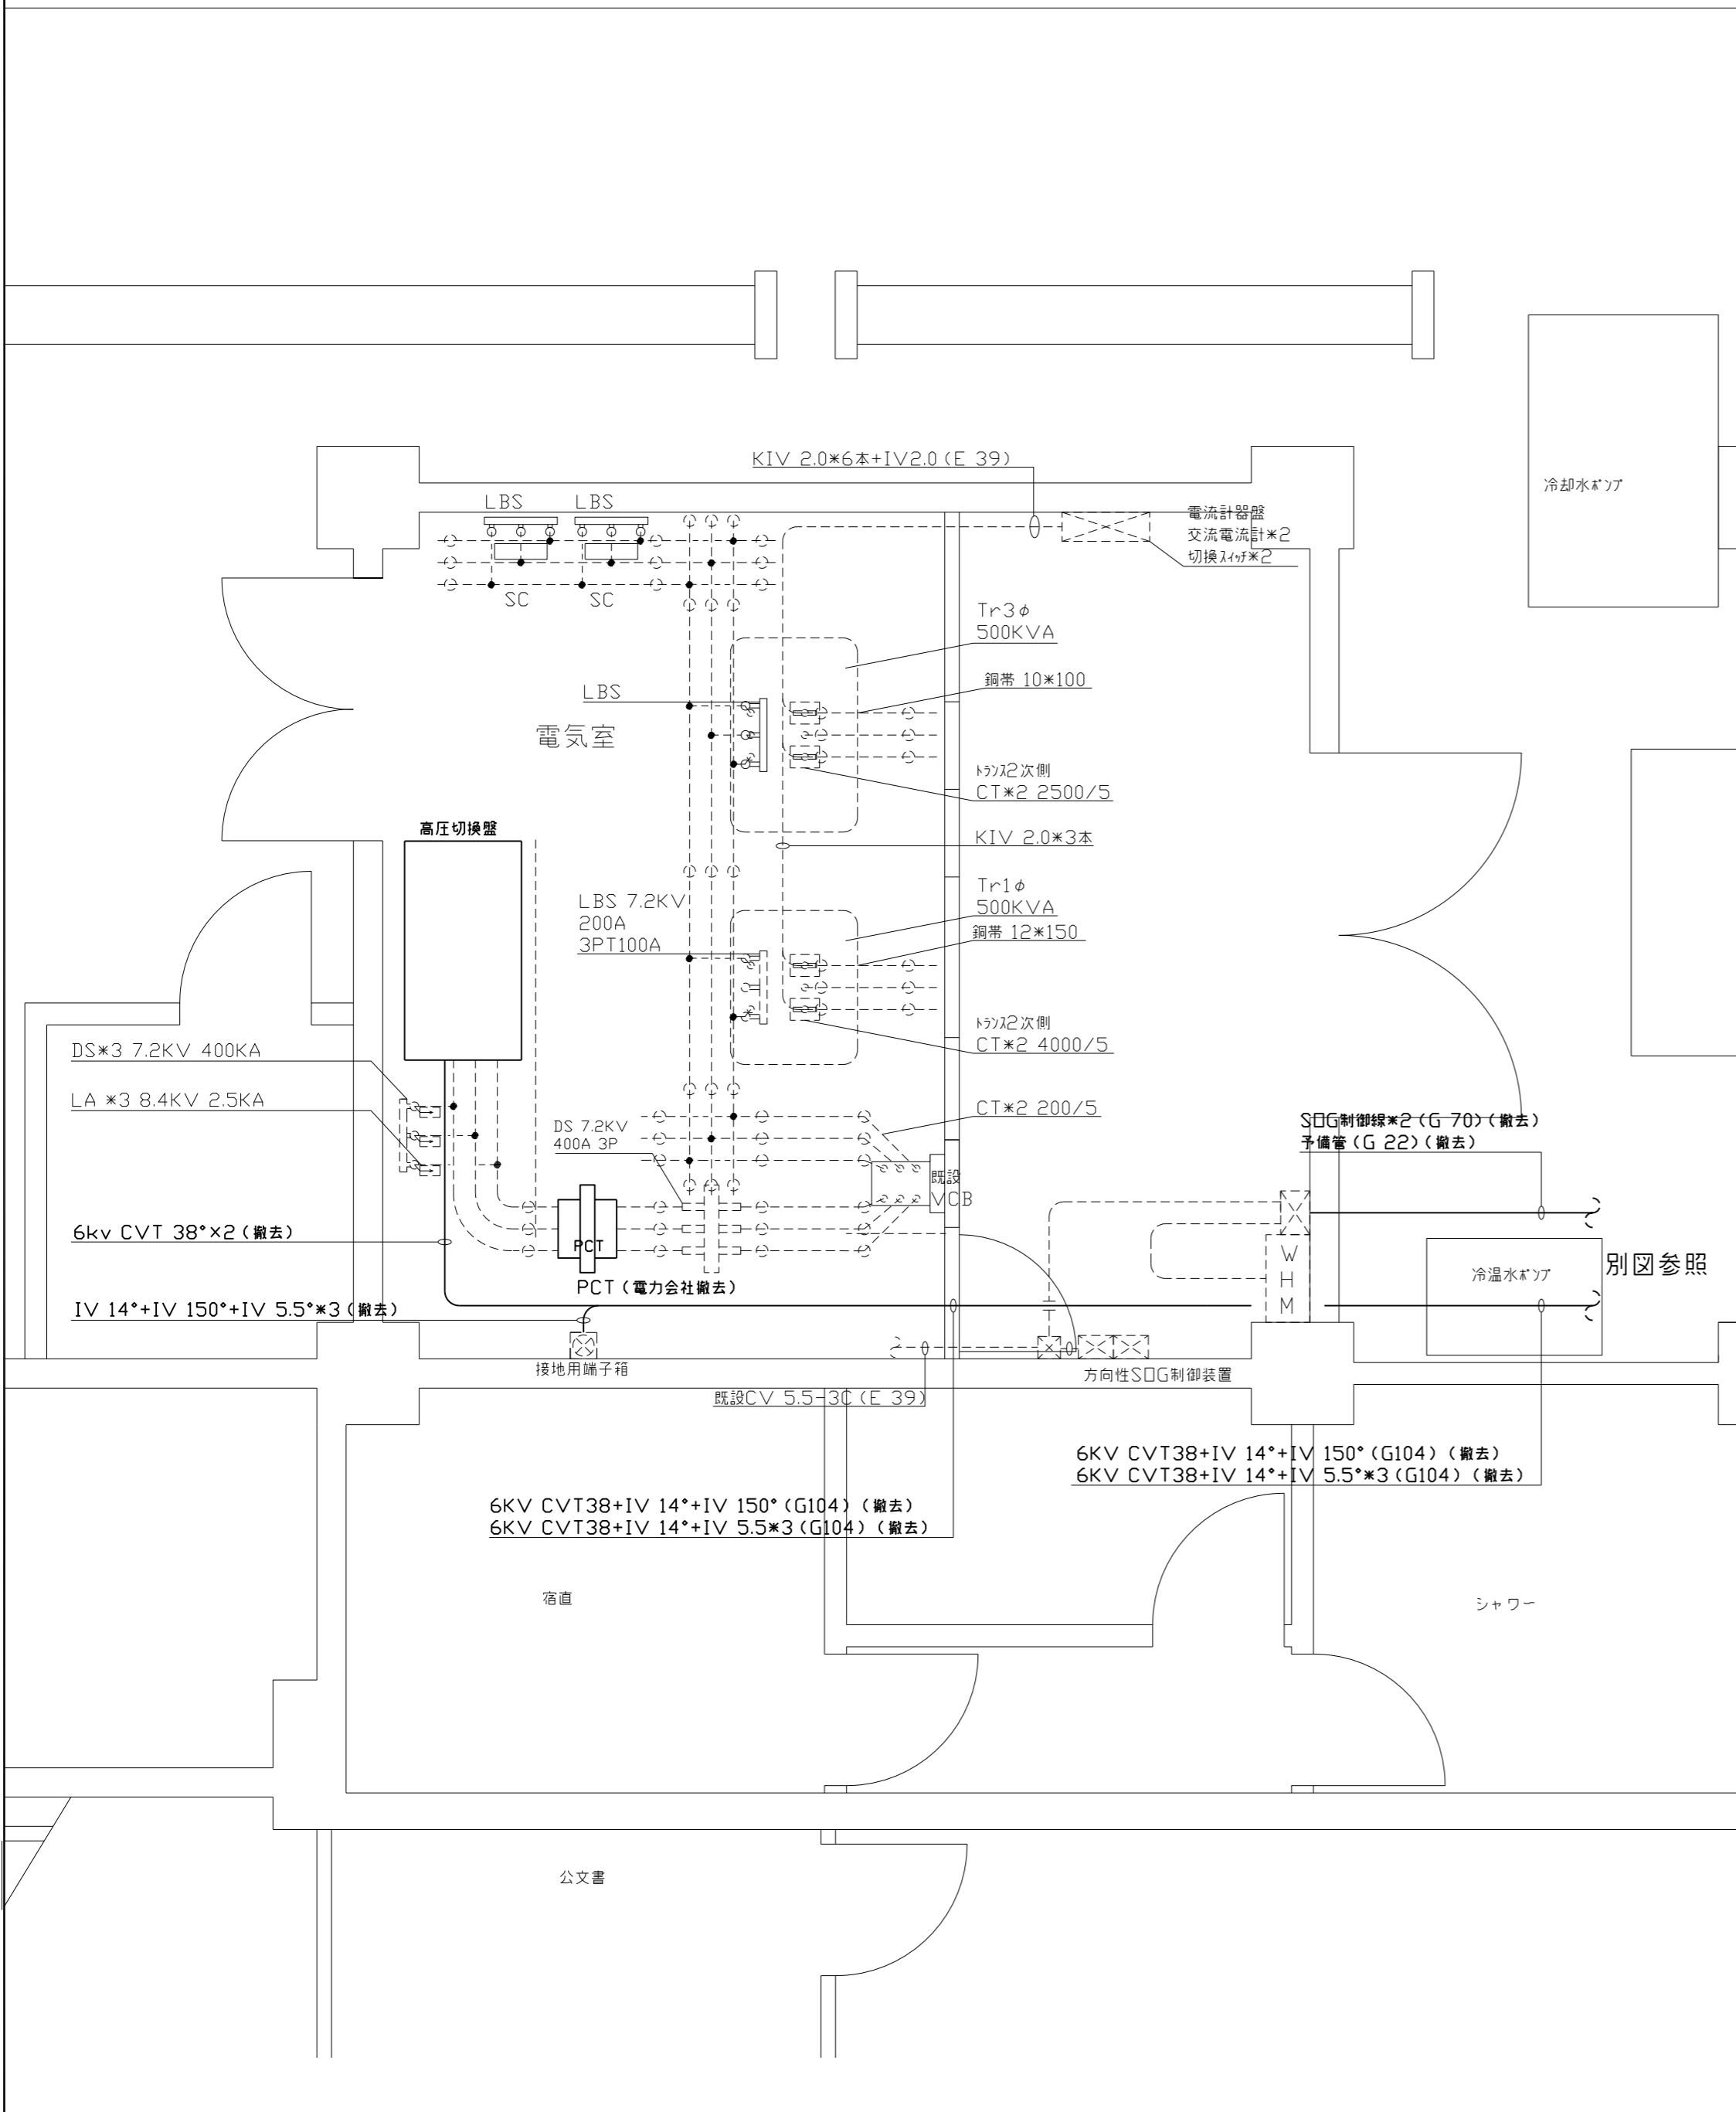

単線結線 撤去図

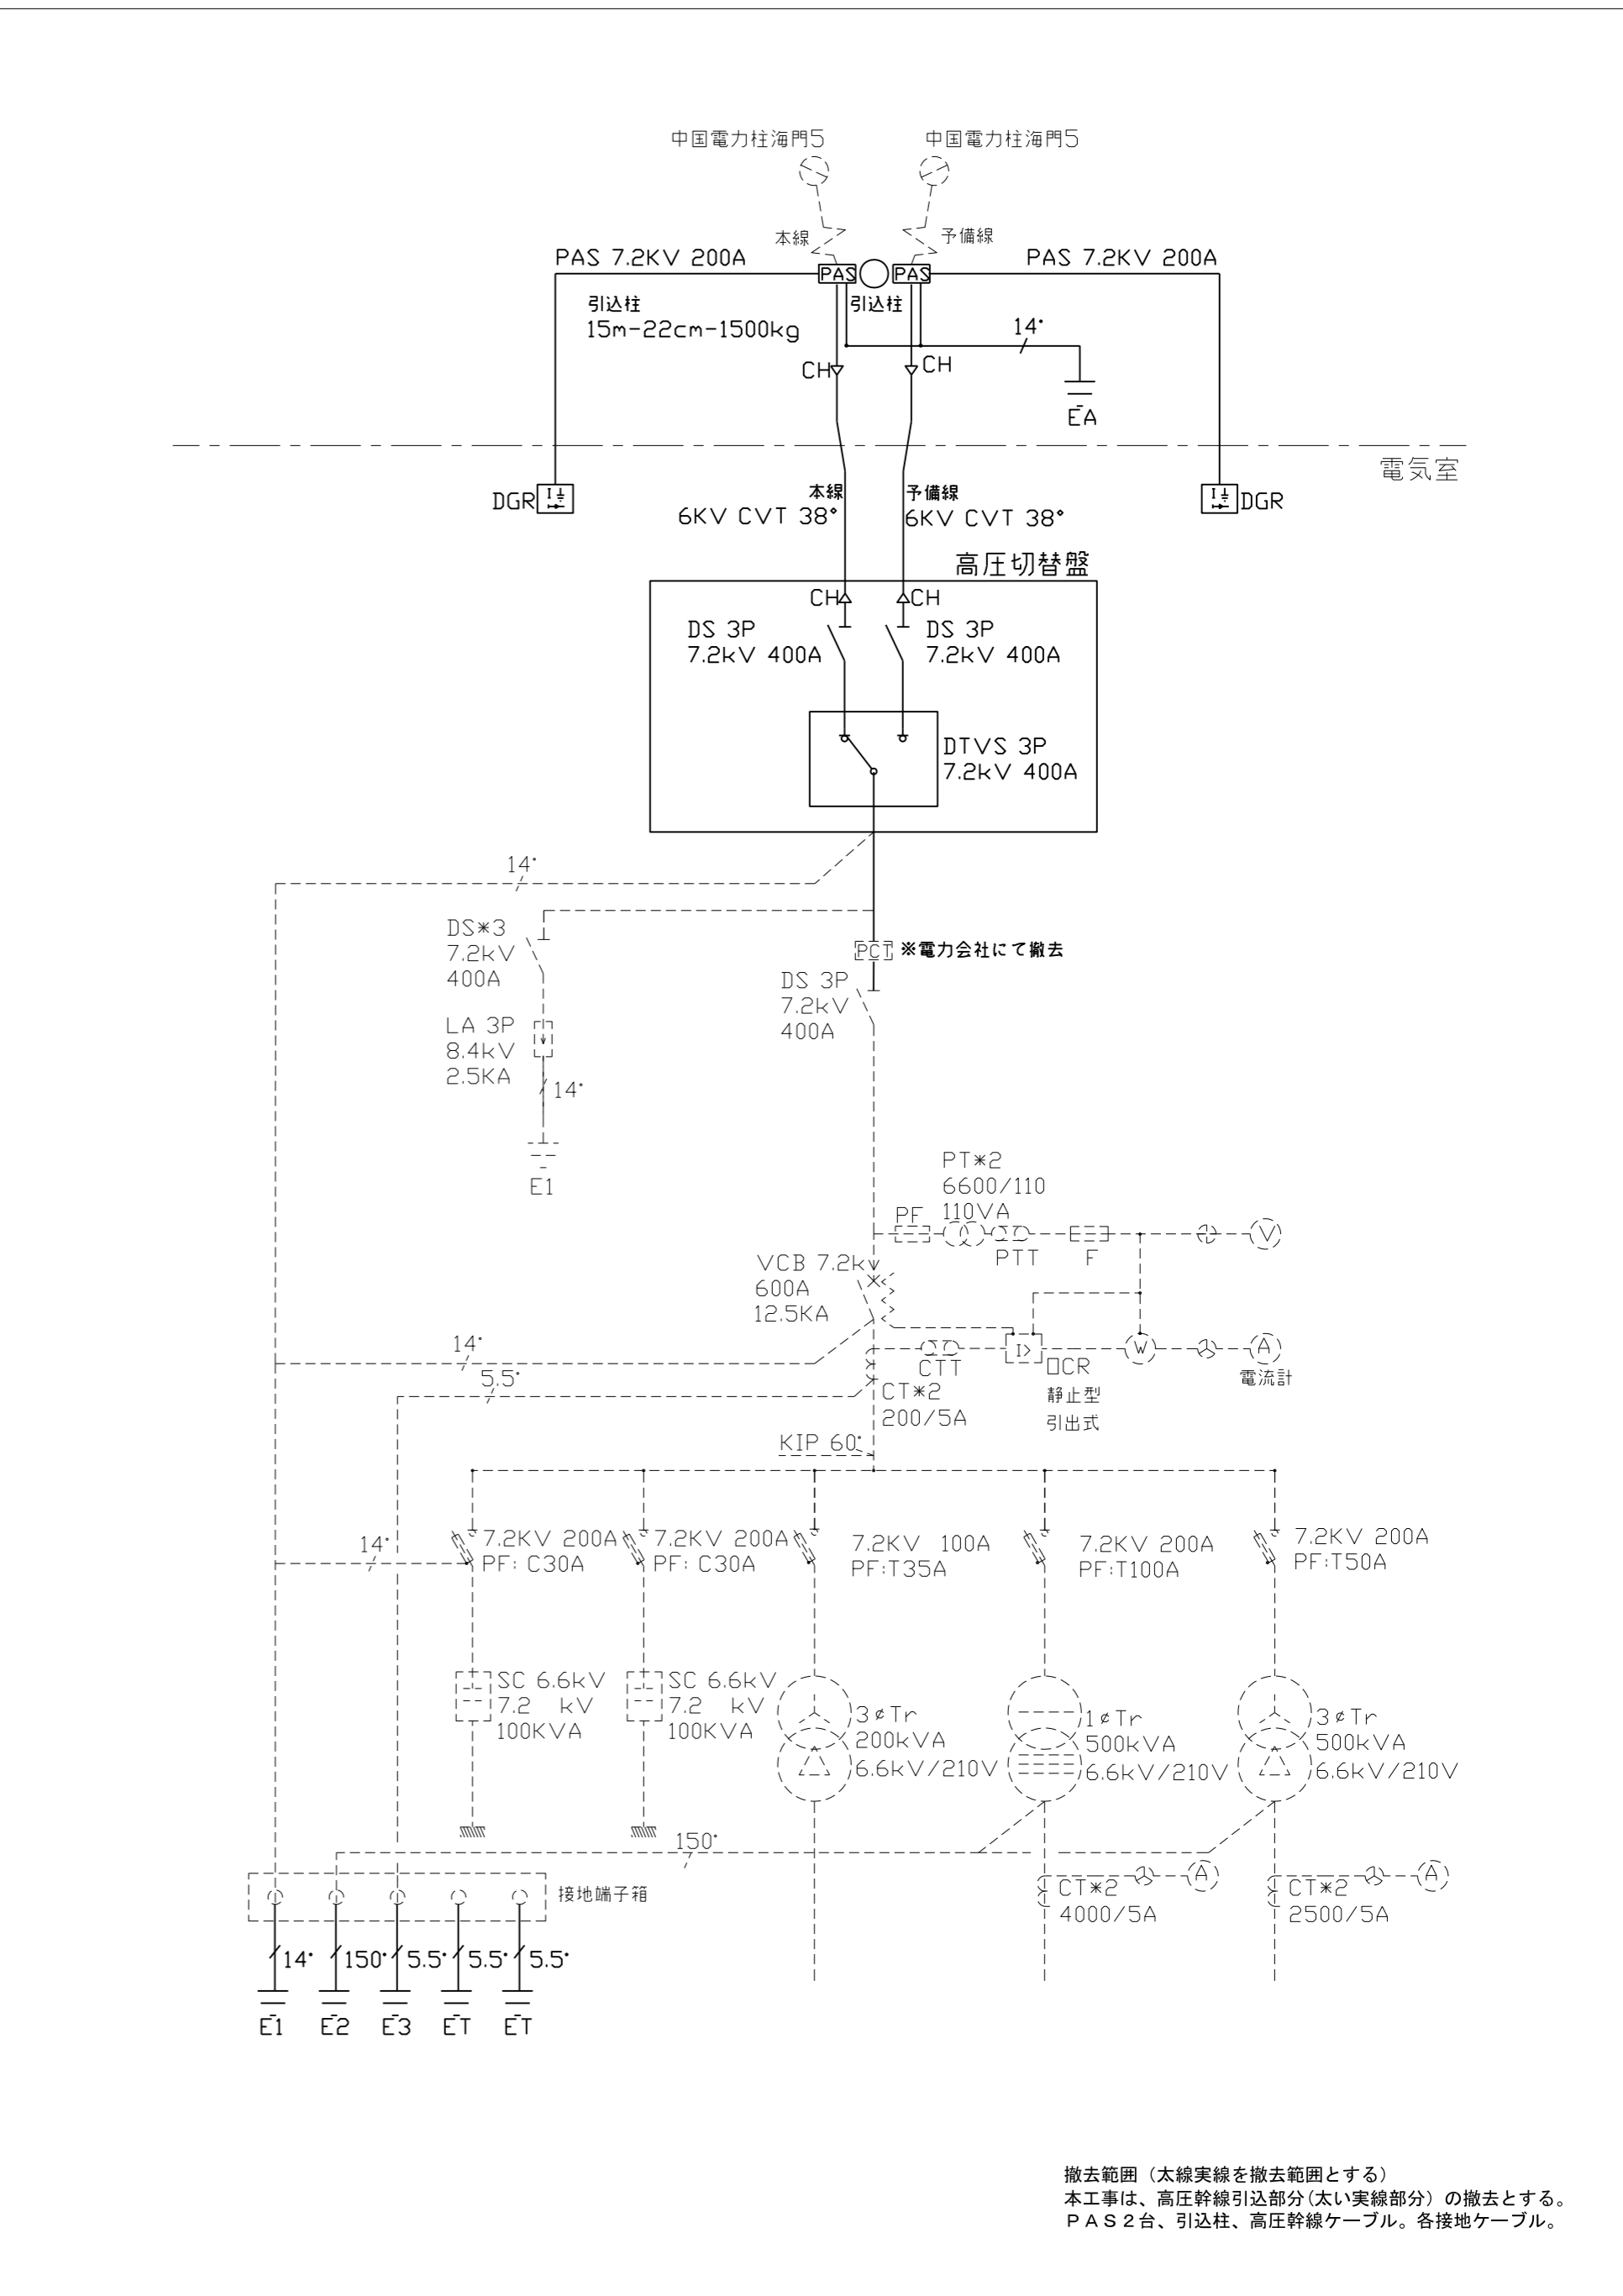

撤去範囲 (太線実線を撤去範囲とする)
 本工程は、高压幹線引込部分(太い実線部分)の撤去とする。
 PAS 2台、引込柱、高压幹線ケーブル、各接地ケーブル。



株式会社 梓設計 九州支社
 一級建築士事務所 福岡県知事登録 第1-10078号

設計者		法適合確認欄		検査者	
一級建築士 第286776号 渡辺 和幸	一級建築士 第333763号 葉村 幹樹				
	堀添 克文			弥富 英博	

本庁舎北側増築部解体及び北側車路整備工事	設計番号 154834	図面番号 E - 04
本館棟高压幹線設備 撤去詳細図	縮尺 1/A2: 40 A4: 80	日付 2015-02-02

No
