


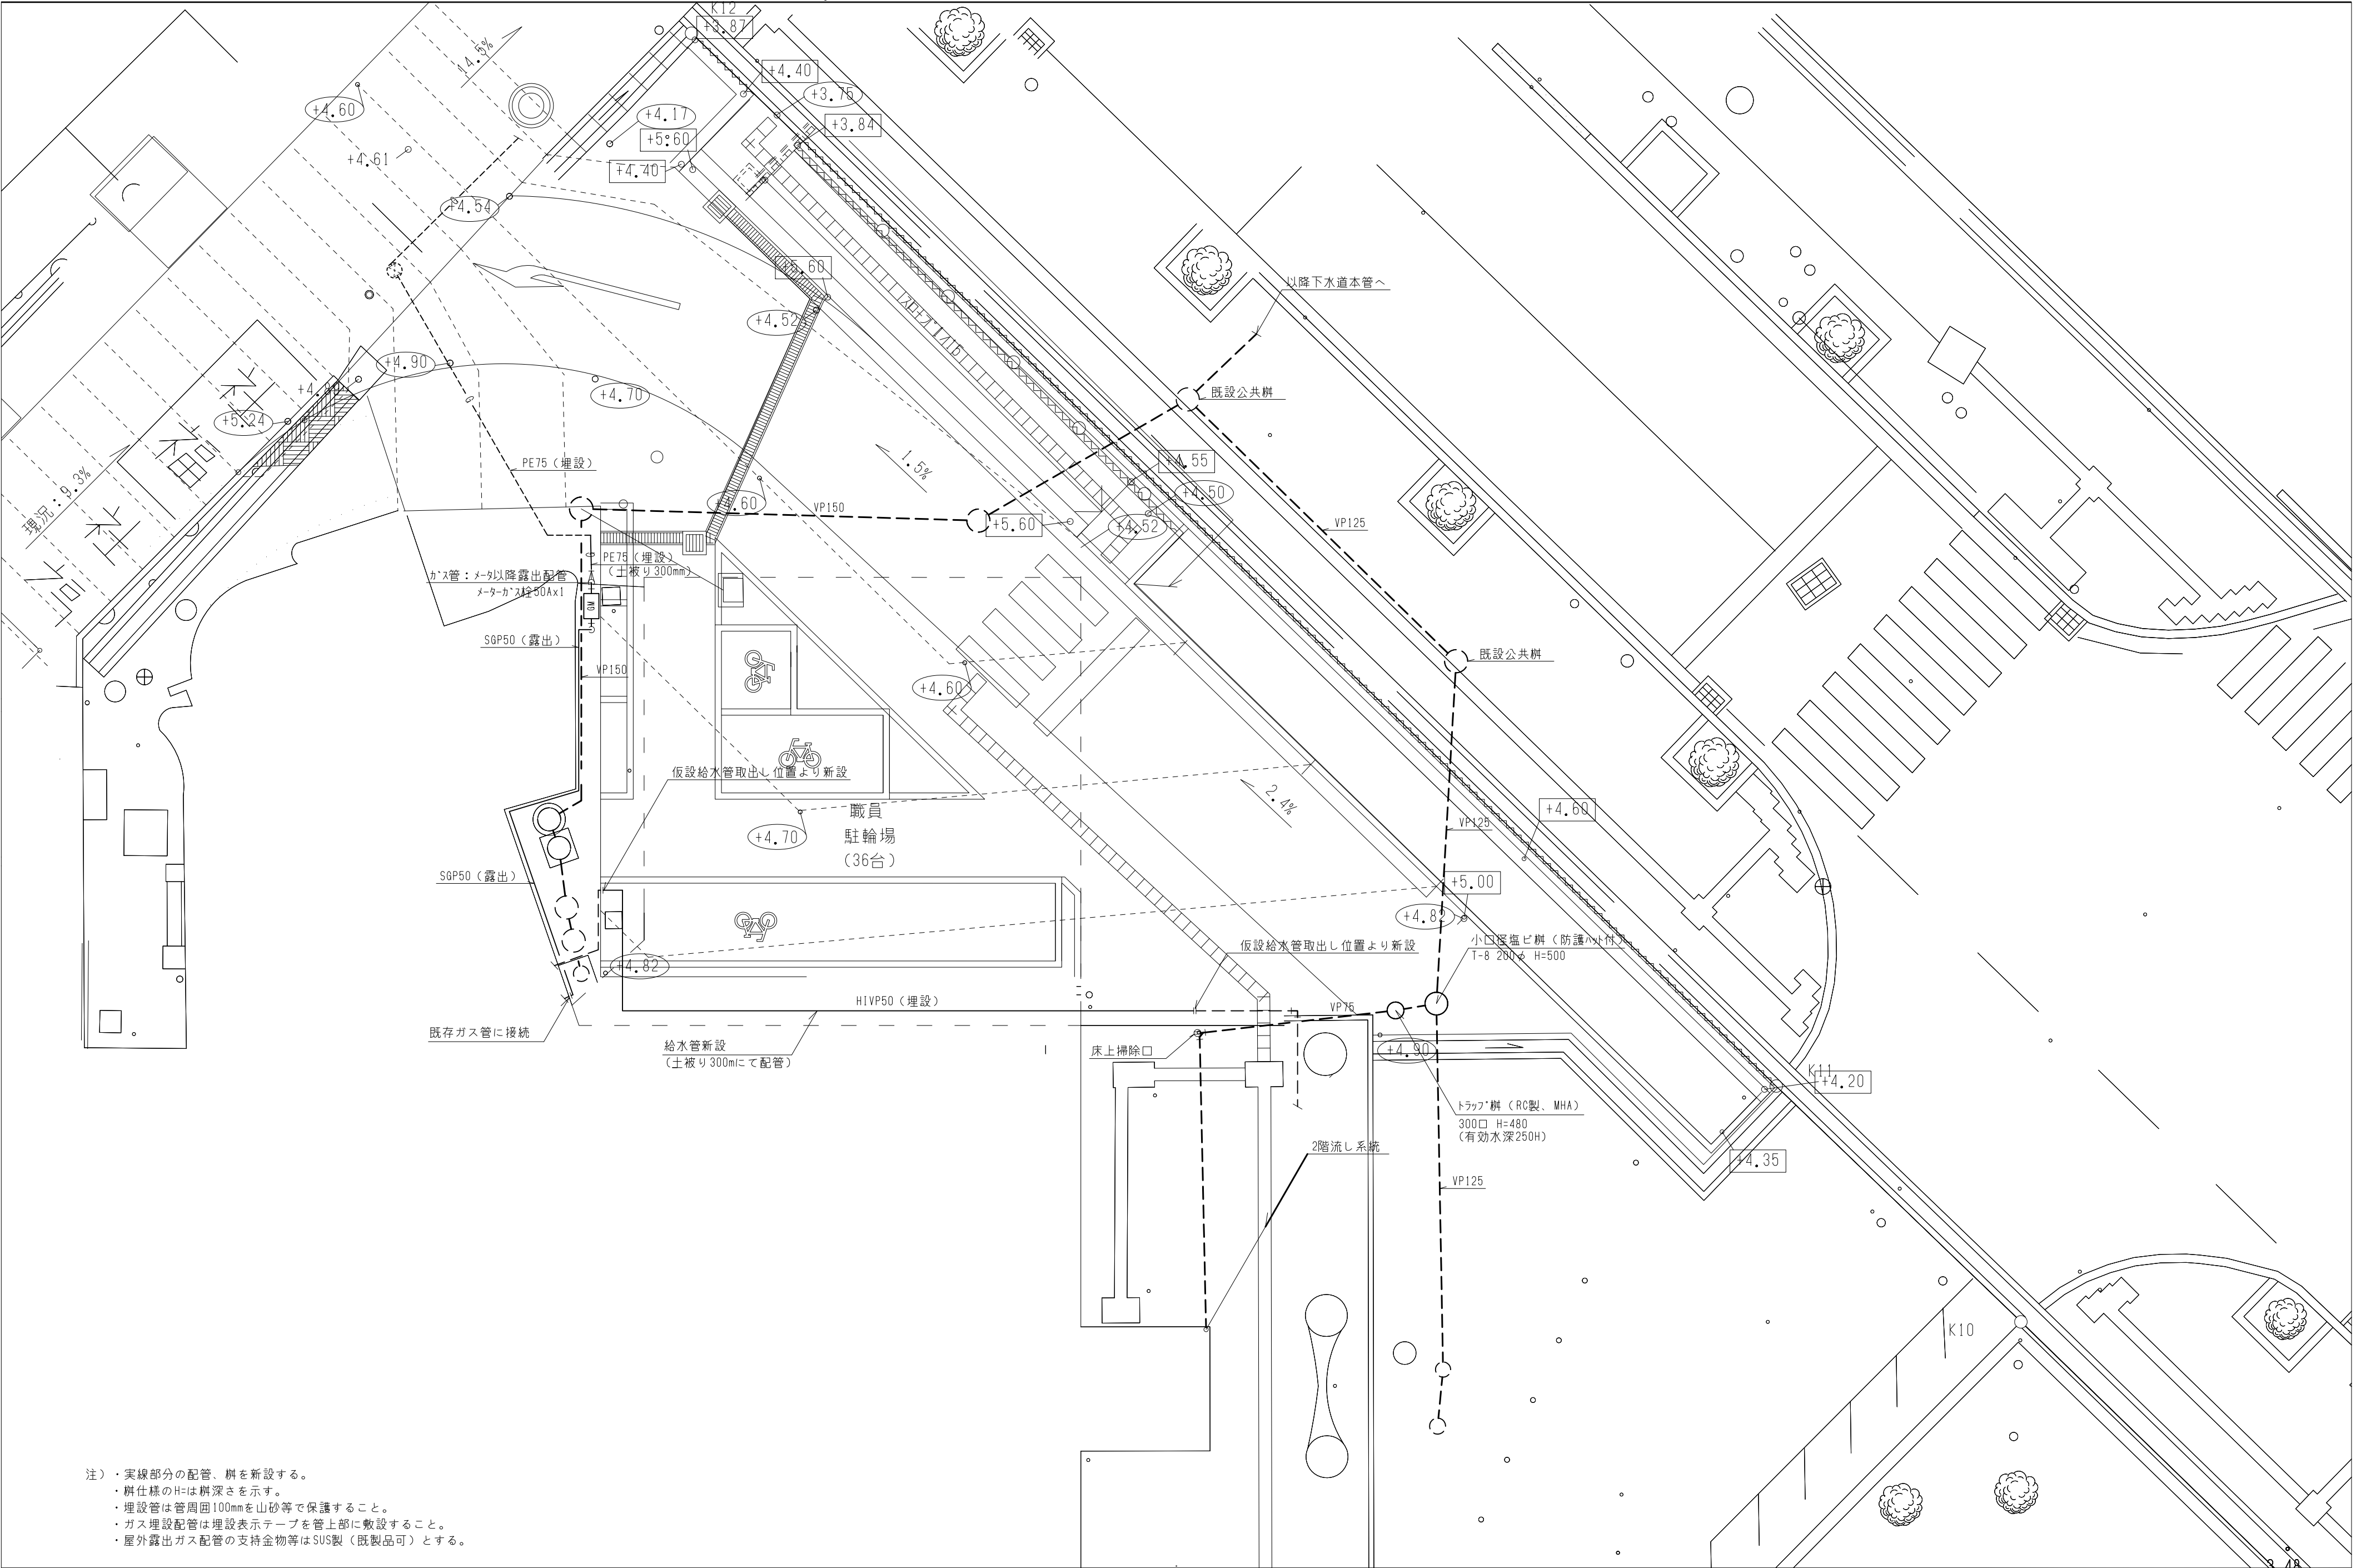

注) ・実線部分の配管、井を新設する。
・井仕様のHは井深さを示す。
・埋設管は管周囲100mmを山砂等で保護すること。
・ガス埋設配管は埋設表示テープを管上部に敷設すること。
・屋外露出ガス配管の支持金物等はSUS製(既製品可)とする。



株式会社 梓設計 九州支社
一級建築士事務所 福岡県知事登録 第1-10078号

設計者					法適合確認欄	検証者	本庁舎北側増築部解体及び北側車路整備工事			設計番号	図面番号
一級建築士										154834	M - 02
第286776号											
渡辺 和幸	仙川 誠					岩下 悟	機械設備 屋外改修平面図			縮尺 1/22: 100 A4: 200	日付 2015.02.