
 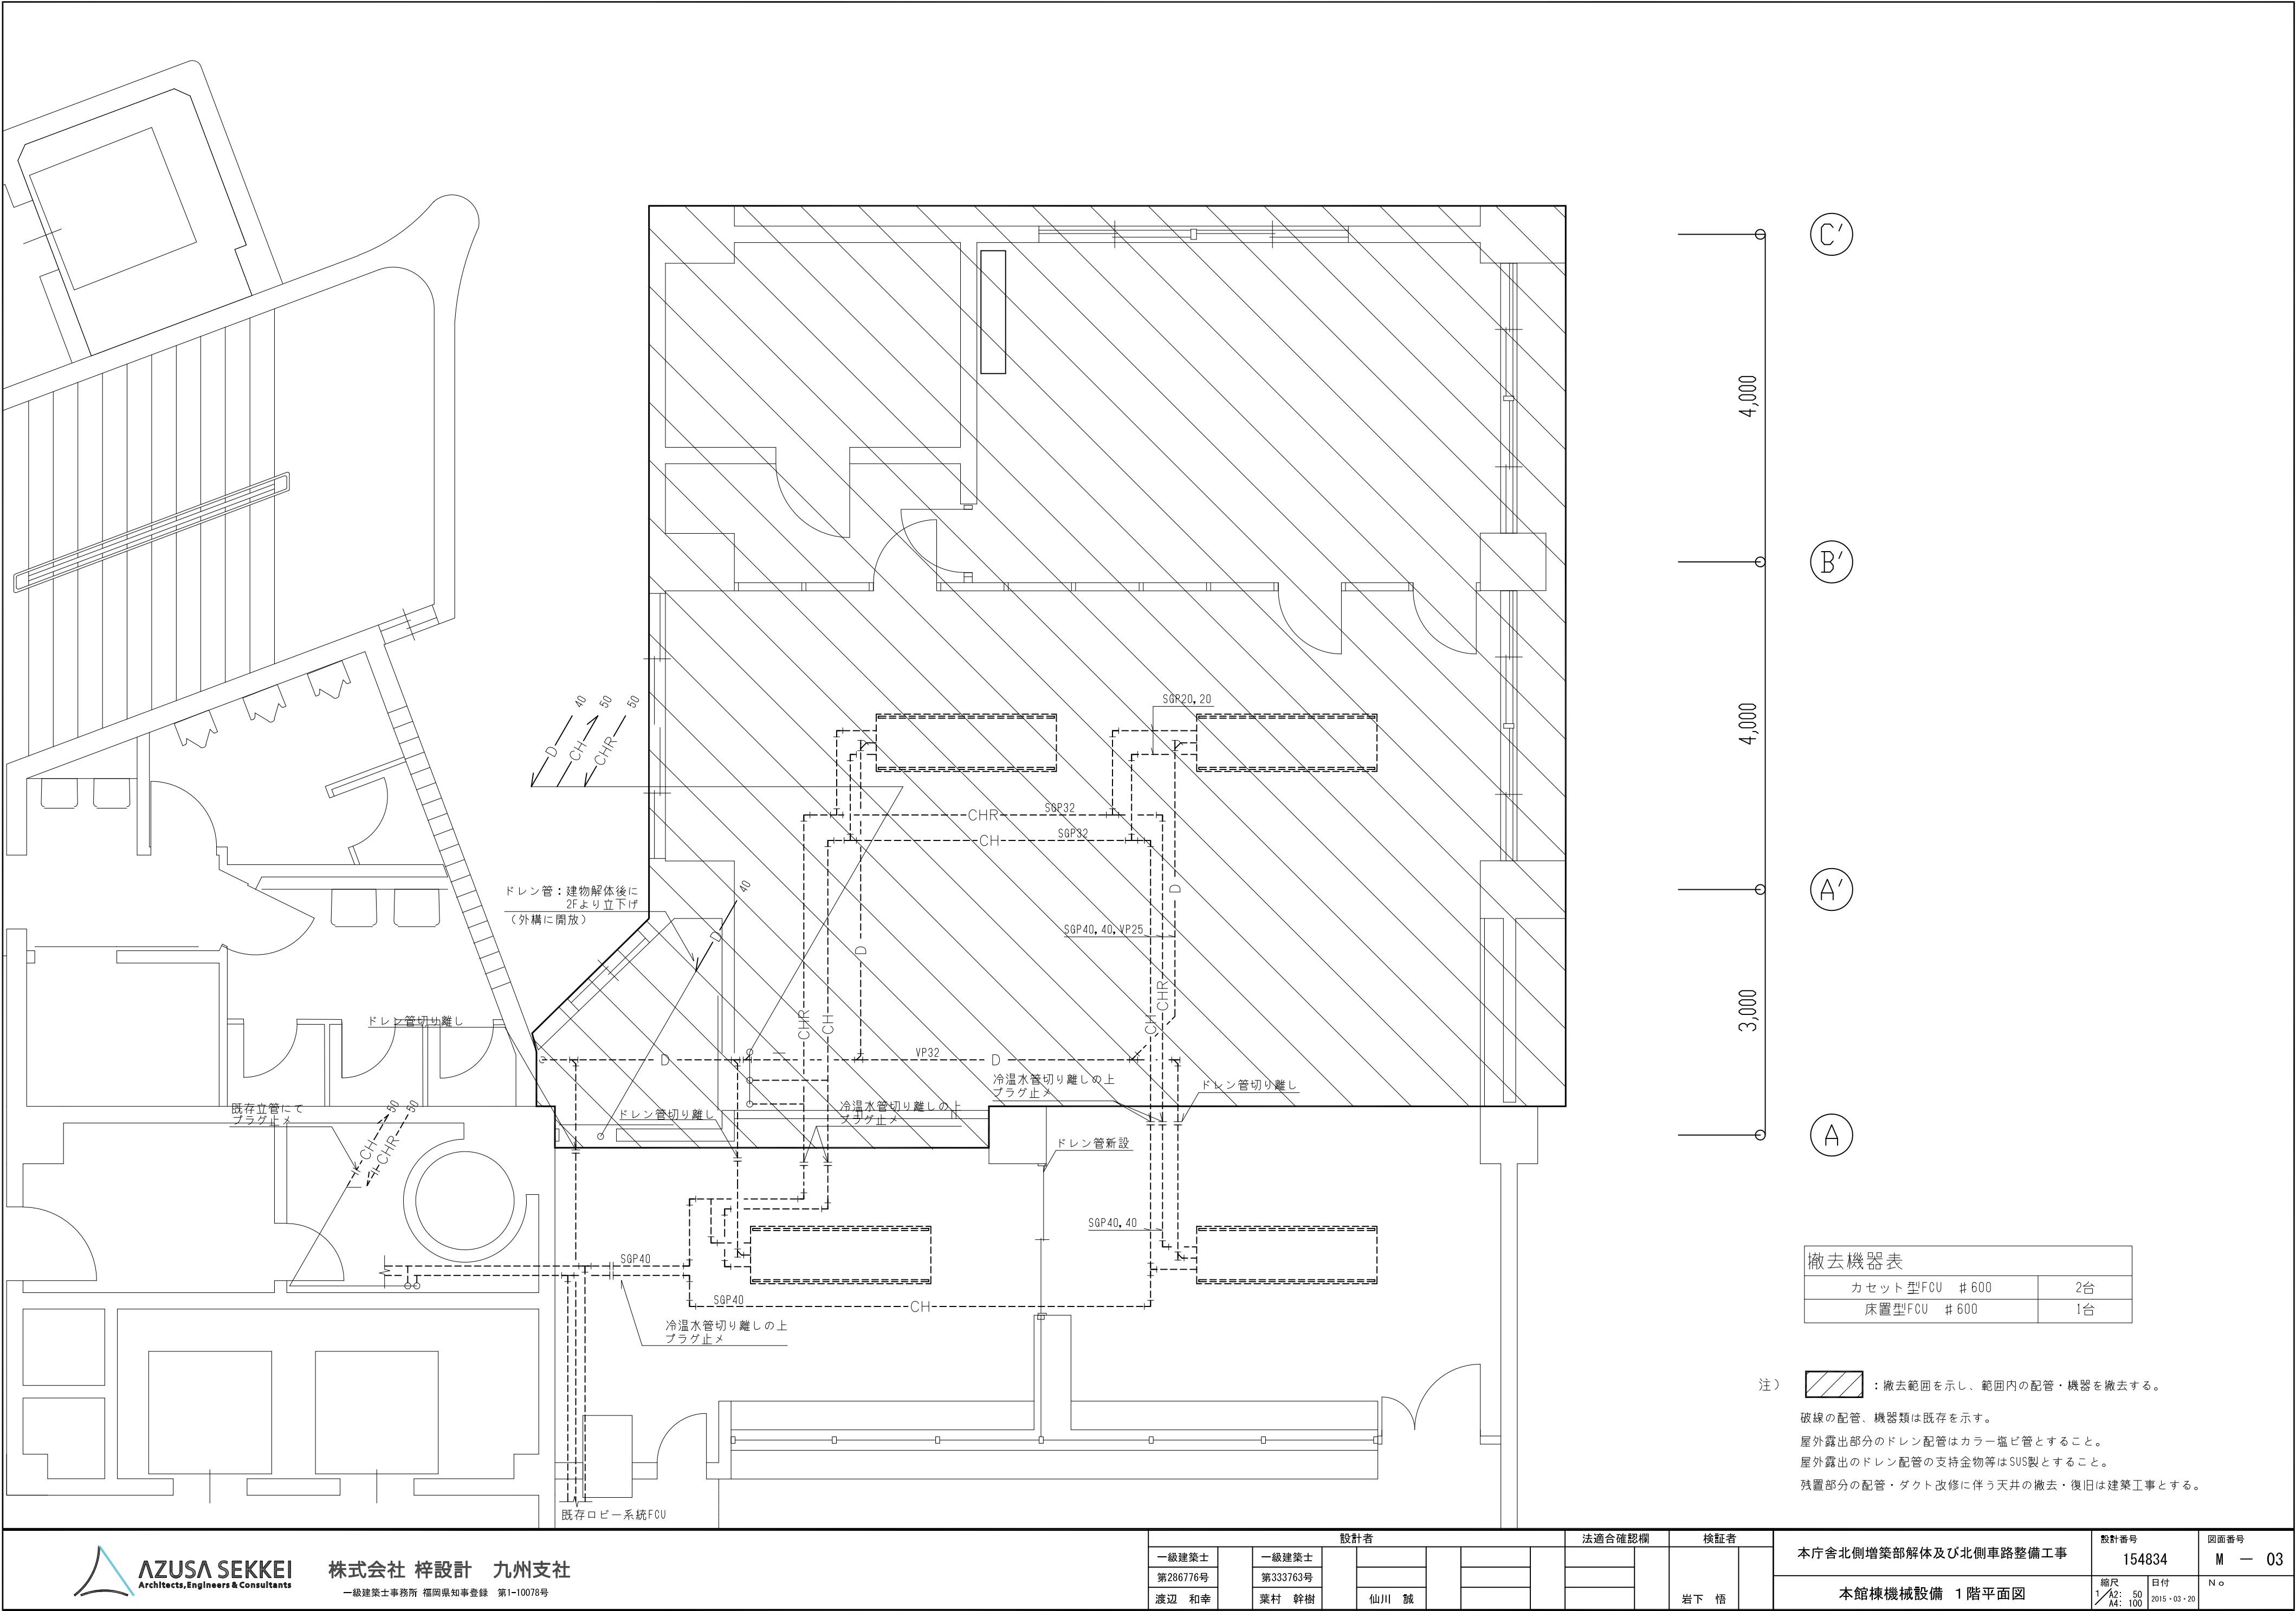




撤去機器表		
カセット型FCU	#600	2台
床置型FCU	#600	1台

注)  : 撤去範囲を示し、範囲内の配管・機器を撤去する。

破線の配管、機器類は既存を示す。

屋外露出部分のドレン配管はカラー塩ビ管とすること。

屋外露出のドレン配管の支持金物等はSUS製とすること。

残置部分の配管・ダクト改修に伴う天井の撤去・復旧は建築工事とする。

設計者				法適合確認欄		検証者	
一級建築士	第286776号	渡辺 和幸	一級建築士	第333763号	葉村 幹樹	仙川 誠	岩下 悟

本庁舎北側増築部解体及び北側車路整備工事		設計番号	154834	図面番号	M - 03
本館棟機械設備 1階平面図		縮尺	1/42: 50 A4: 100	日付	2015・03・20